


Oznaczenia	Q1	Q2	Q3	Q4	Q5	Q6	Q7	Q8	Q9	Q10	Q11	Q12	Q13	Q14	Q15	Q16	Q17
Opis	Wyłącznik główny	Obw. ośw. opr. 8 - 10	Obw. ośw. opr. 11-12	Obw. ośw. opr. 13-14	Obw. opr. ośw. 15/AW	Obw. ster. opr. 15/AW				Obw. gn. wtyk. nr 11	Obw. gn. wtyk. nr 12	Obw. gn. wtyk. nr 13	Obw. gn. wtyk. nr 14	Obw. gn. wtyk. nr 15	Obw. gn. wtyk. nr 16	Obw. gn. wtyk. nr 17	Obw. gn. wtyk. nr 18
Moc		0,40kW	0,40kW	0,40kW	0,40kW	0,40kW				1,0kW	1,0kW	1,0kW	1,0kW	1,0kW	1,0kW	1,0kW	1,0kW
Przekrój kabla		3/4x1,5mm2	3/4x1,5mm2	3/4x1,5mm2	3/4x1,5mm2	3/4x1,5mm2				3x2,5mm2	3x2,5mm2	3x2,5mm2	3x2,5mm2	3x2,5mm2	3x2,5mm2	3x2,5mm2	3x2,5mm2
Typ kabla	proj. kabel nN.	YDYzo	YDYzo	YDYzo	YDYzo	YDYzo				YDYzo	YDYzo	YDYzo	YDYzo	YDYzo	YDYzo	YDYzo	YDYzo

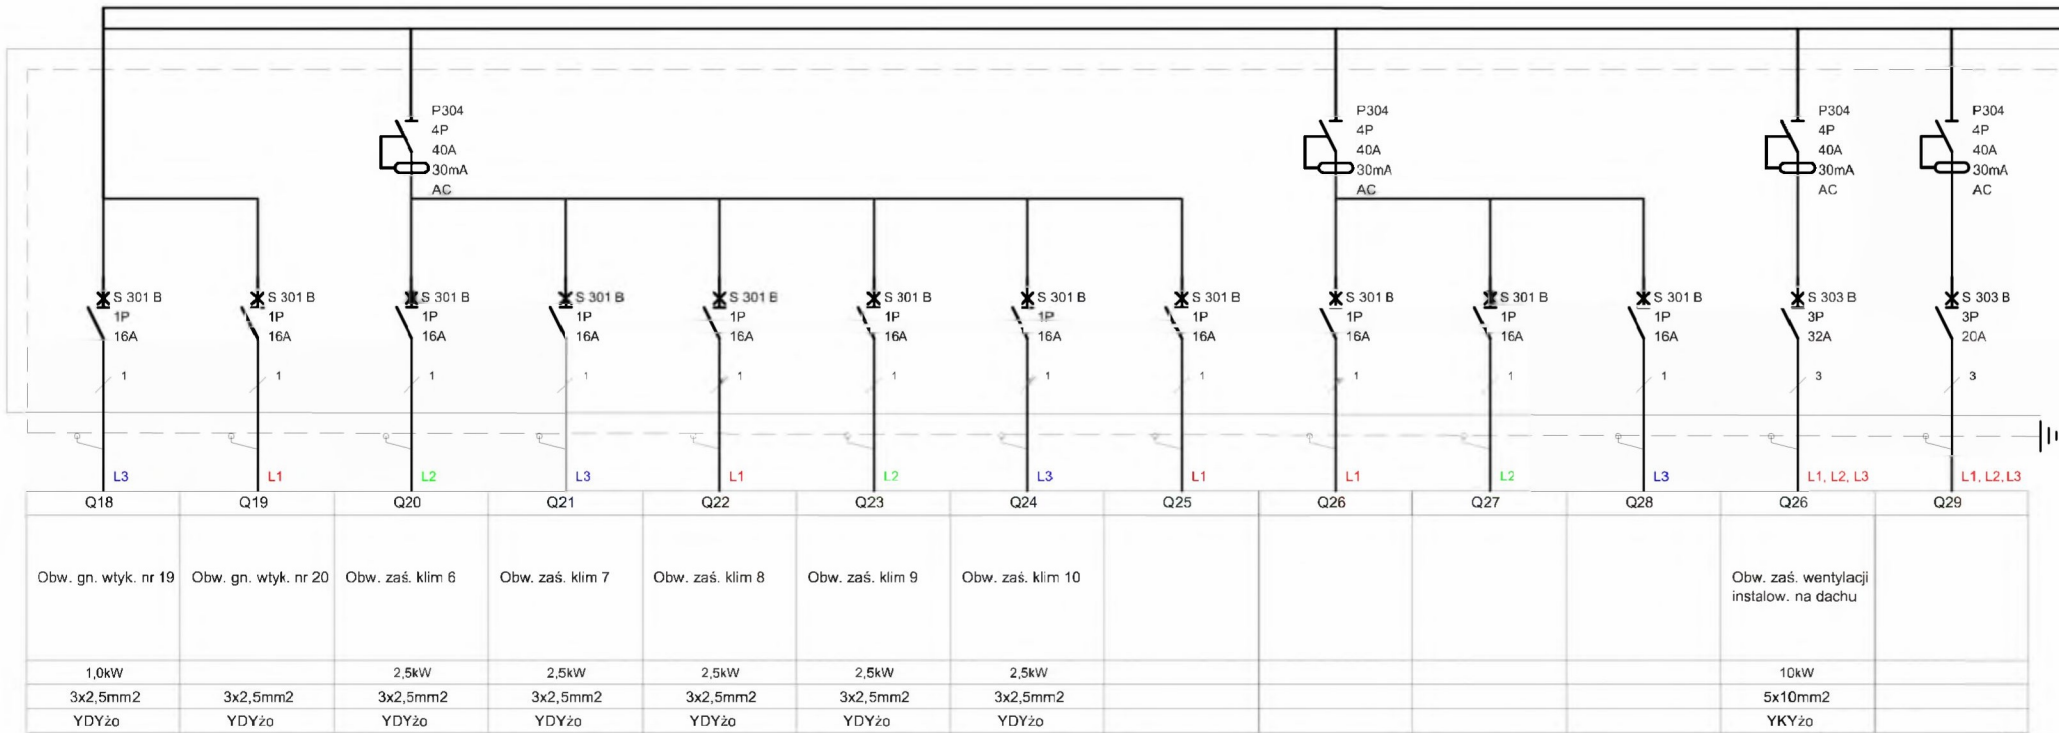

Q18	Q19	Q20	Q21	Q22	Q23	Q24	Q25	Q26	Q27	Q28	Q26	Q29
Obw. gn. wtyk. nr 19	Obw. gn. wtyk. nr 20	Obw. zaś. klim 6	Obw. zaś. klim 7	Obw. zaś. klim 8	Obw. zaś. klim 9	Obw. zaś. klim 10					Obw. zaś. wentylacji instalow. na dachu	
1,0kW		2,5kW	2,5kW	2,5kW	2,5kW	2,5kW					10kW	
3x2,5mm2	3x2,5mm2	3x2,5mm2	3x2,5mm2	3x2,5mm2	3x2,5mm2	3x2,5mm2					5x10mm2	
YDYzo	YDYzo	YDYzo	YDYzo	YDYzo	YDYzo	YDYzo					YKYzo	

Temat inwestycji:	Przebudowa i termomodernizacja budynku Urzędu Gminy Maślowice			
Adres inwestycji:	dz. nr ew. 556/1 i 566, obręb 0014 Maślowice, jed. ewid. 101210_2 Maślowice			
Inwestor i adres:	Gmina Maślowice Maślowice 4 97-515 Maślowice	Nr rys. E- 10	Skala: 1:100	Data: XI.2025
Rysunek:	Schemat rozdzielnic R2.	Branża: E	Etap: PT	Format: 297x1000
Projektant:	mgr inż. Michał Jaworski	Nr uprawnień: LOD/1692/PWOE/12		Podpis:
Sprawdzający:	mgr inż. Tomasz Włodarczyk	Nr uprawnień: LOD/1242/POOE/09		Podpis: