

OZNACZENIA PRZYBORÓW		
Mu	Miska ustępowa	
Zl	Zlewozmywak	
Um	Umywalka	


Uwaga,
przed montażem należy zweryfikować ostateczny rozkład urządzeń sanitarnych (umywalka, WC itp.) oraz elementów wyposażenia kuchni pod kątem zgodności z wymiarami rzeczywistymi, wybranymi modelami urządzeń i projektami branżowymi. Podejścia instalacyjne dostosować do zatwierdzonego wyposażenia

LEGENDA	
	Projektowana instalacja wody zmieszanej wykonana z rur PP Stabi PN20, łączonych poprzez zgrzewanie–prowadzona podposadzkowo
	Projektowana instalacja z.w. wykonana z rur PP Stabi PN20, łączonych poprzez zgrzewanie –prowadzona podposadzkowo,
	Projektowana instalacja c.w.u. wykonana z rur PP Stabi PN20 łączonych poprzez zgrzewanie– prowadzona podposadzkowo,
	Oznaczenie średnic projektowanych rur w kolejności: zimna woda/ ciepła woda użytkowa/ cyrkulacja,
	Oznaczenie przejścia ze stali na PP Stabi PN20
	Oznaczenie projektowanego podgrzewacza pojemnościowego 500 l z grzałką elektryczną 3kW,

UWAGA:
W przypadku przejść w ścianach ppoż:


Przejścia rur w ścianach oddzielenia pożarowego należy uszczelnić wełną mineralną o gęstości nie mniejszej niż 120kg/m3 o grubości 2x40 mm. Zewnętrzną powierzchnię wełny oraz pas przegrodowy należy pokryć pęczniącą masą ogniochronną o grubości nie mniejszej niż 1 mm.

ZAWÓR MIESZAJĄCY W SZAFCE PODTYNKOWEJ
woda gorąca nie powinna przekraczać temperatury 35-40 stopni!

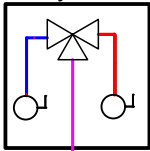

zawór powinien mieć możliwość przegrzewu antylegionella

ZESTAWIENIE POWIERZCHNI PARTERU		
L.P.	POMIESZCZENIE	POWIERZCHNIA
0.01	WIATROŁAP	15,81
0.02	SALA ZABAW	33,47
0.03	KOTŁOWNIA	15,47
0.04	SALA ZABAW	53,28
0.05	UMYWALNIA	5,04
0.06	POM. GOSP.	3,47
0.07	PRZYGOTOWALNIA	12,69
0.08	WC	4,51
0.09	WIATROŁAP	12,14
0.10	POM. GOSP.	4,86
0.11	POKÓJ DYREKTORA	9,93
0.12	SALA ZABAW	22,96
0.13	SALA	26,83
0.14	SZATNIA	15,6
	SUMA	236,06

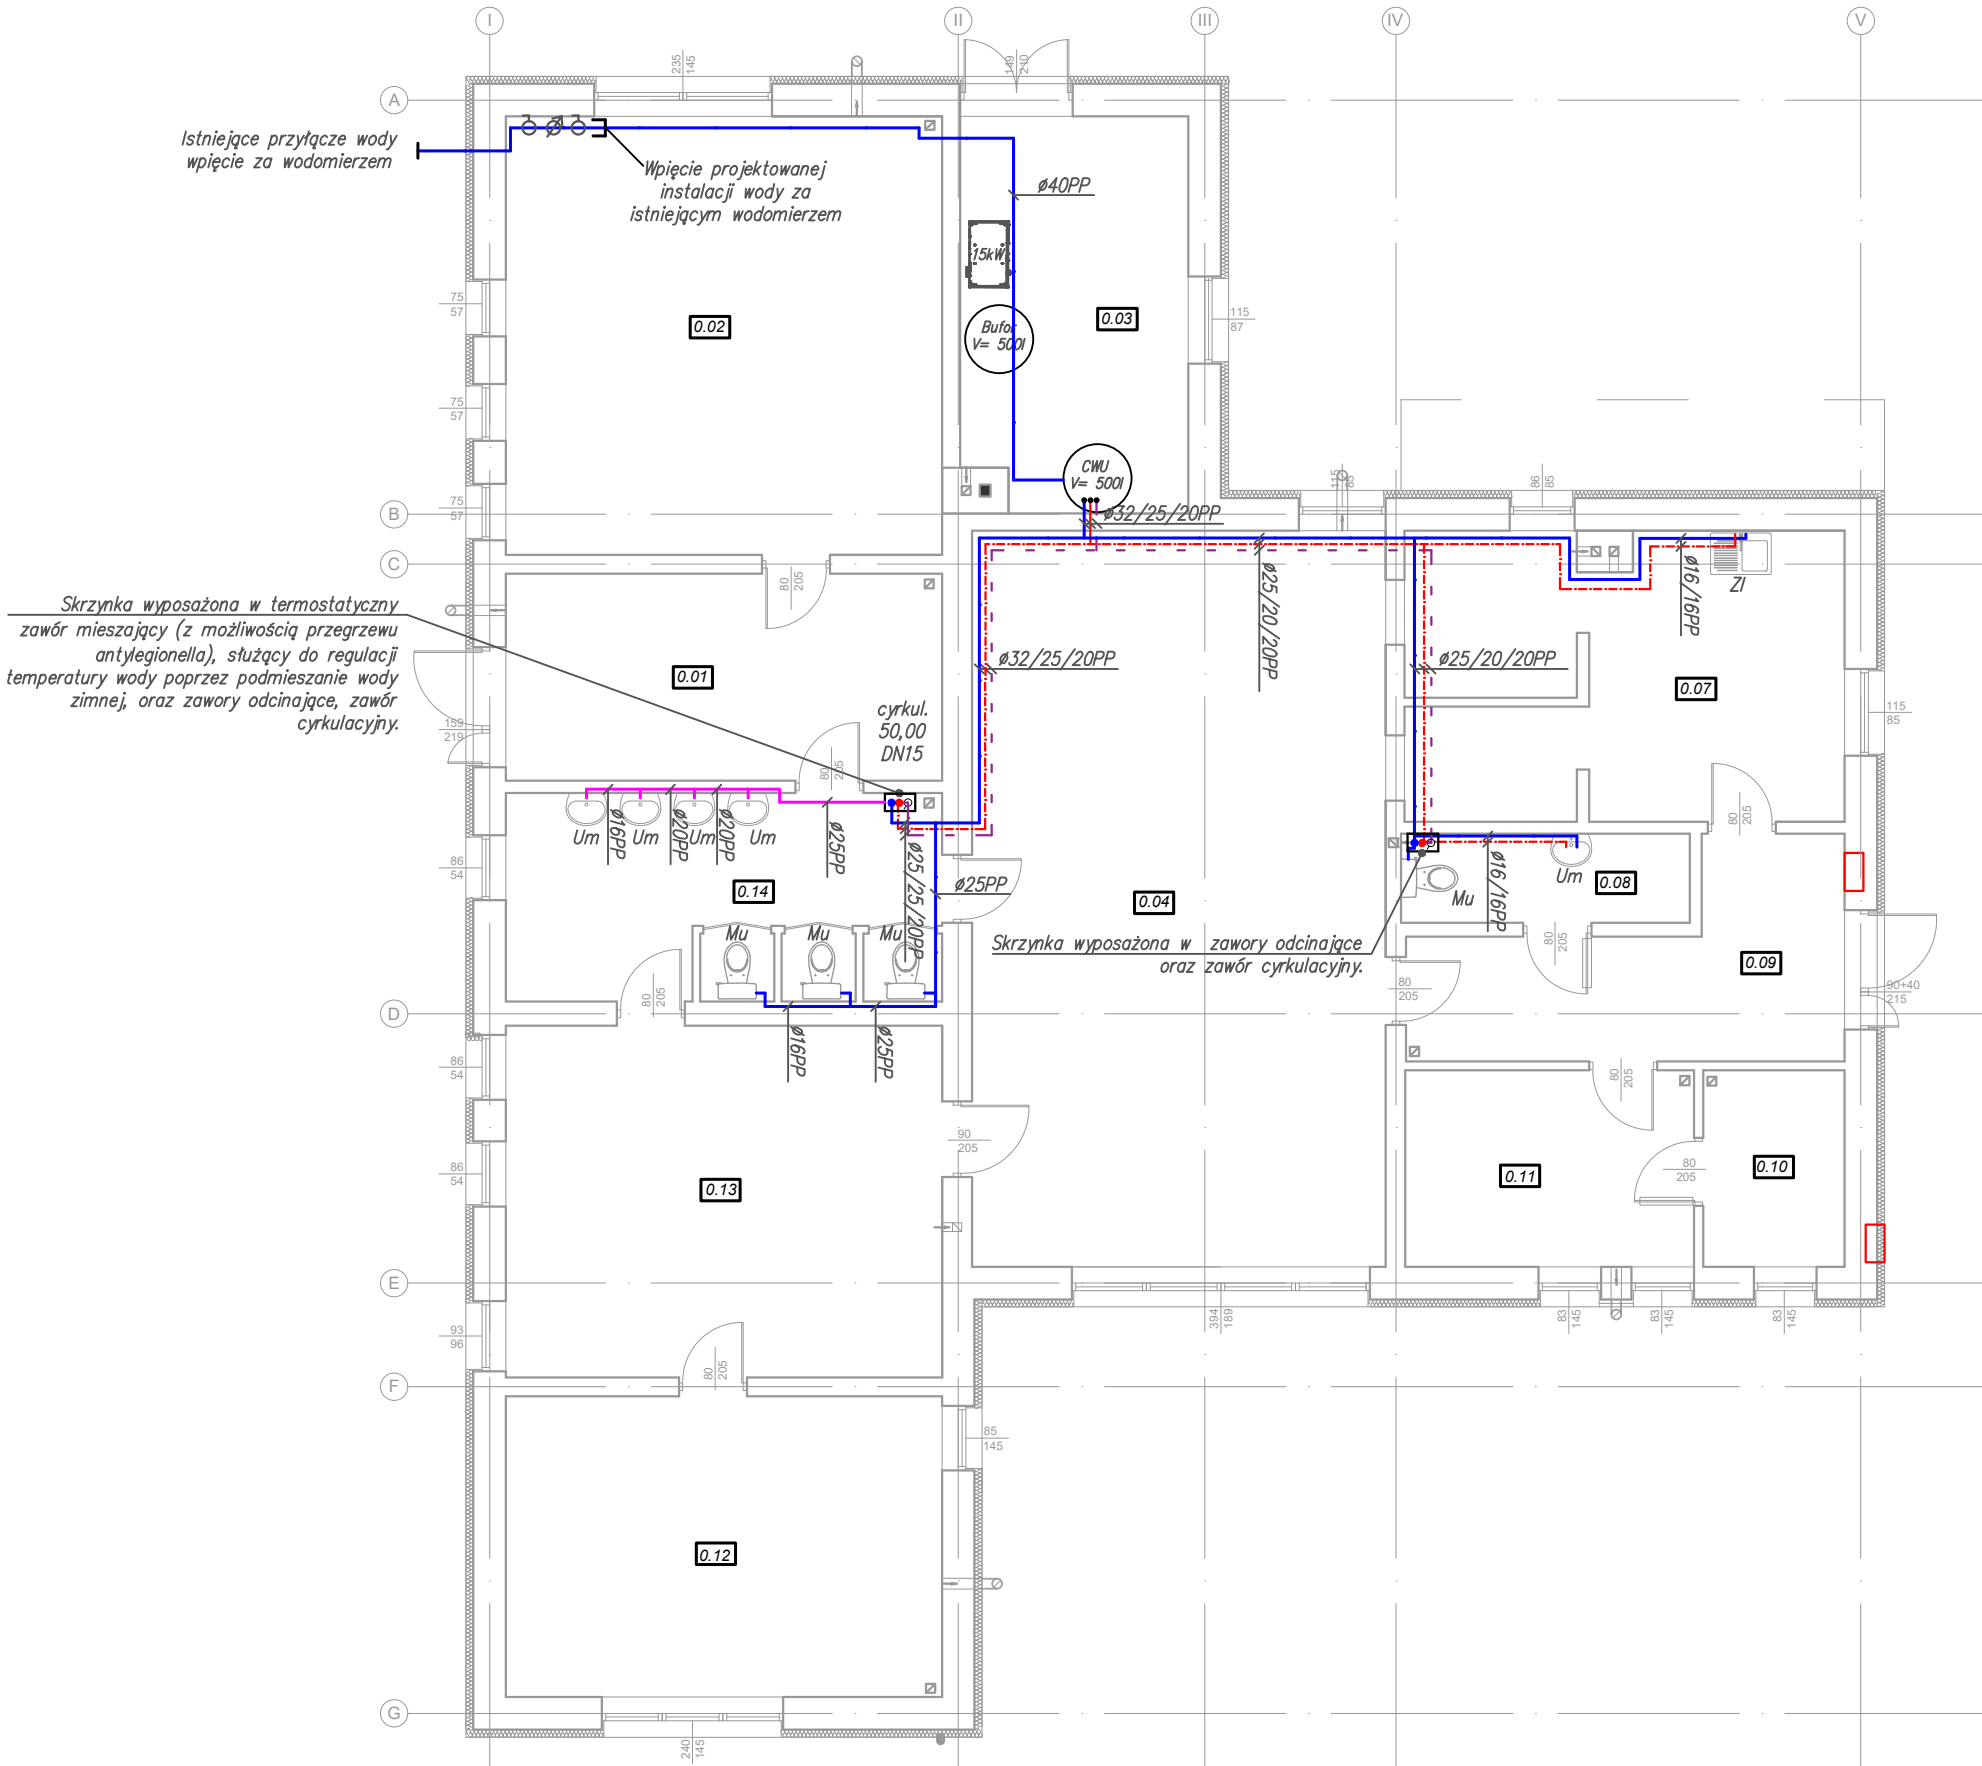

Temat inwestycji:	Termomodernizacja budynku Publicznego Samorządowego Przedszkola w Masłowicach			
Adres inwestycji:	dz. nr ew. 323/5, obręb 0014 Masłowice, jed. ewid. 101210_2 Masłowice			
Inwestor i adres:	Gmina Masłowice Masłowice 4 97-515 Masłowice	Nr rys. S - 2	Skala: 1:100	Data: II 2026
Rysunek:	Rzut parteru - instalacja ciepłej wody użytkowej	Branża: SAN	Etap: PT-W	Format: 420x420
Projektant br. sanitarna.:	mgr inż. Marzena Kolanus	Nr uprawnień: LOD/5238/PWBS/23	Podpis:	