


Temat inwestycji:		Termomodernizacja budynku Publicznego Samorządowego Przedszkola w Masłowicach.		
Adres inwestycji:		dz. nr ew. 323/5, obręb 0014 Masłowice, jed. ewid. 101210_2 Masłowice		
Inwestor i adres:		Gmina Masłowice Masłowice 4 97-515 Masłowice		
Rysunek:		Rzut parteru - ins. ele. zagłazania.		
Projektant br. elekt.		mgr inż. Michał Jaworski		
		Nr rys. E-3		
		Skala: 1:100		
		Data: II 2025		
		Branża: E		
		Etap: PT		
		Format: 297x420		
		Nr uprawnień: LOD/1692/PWOE/12		
		Podpis:		

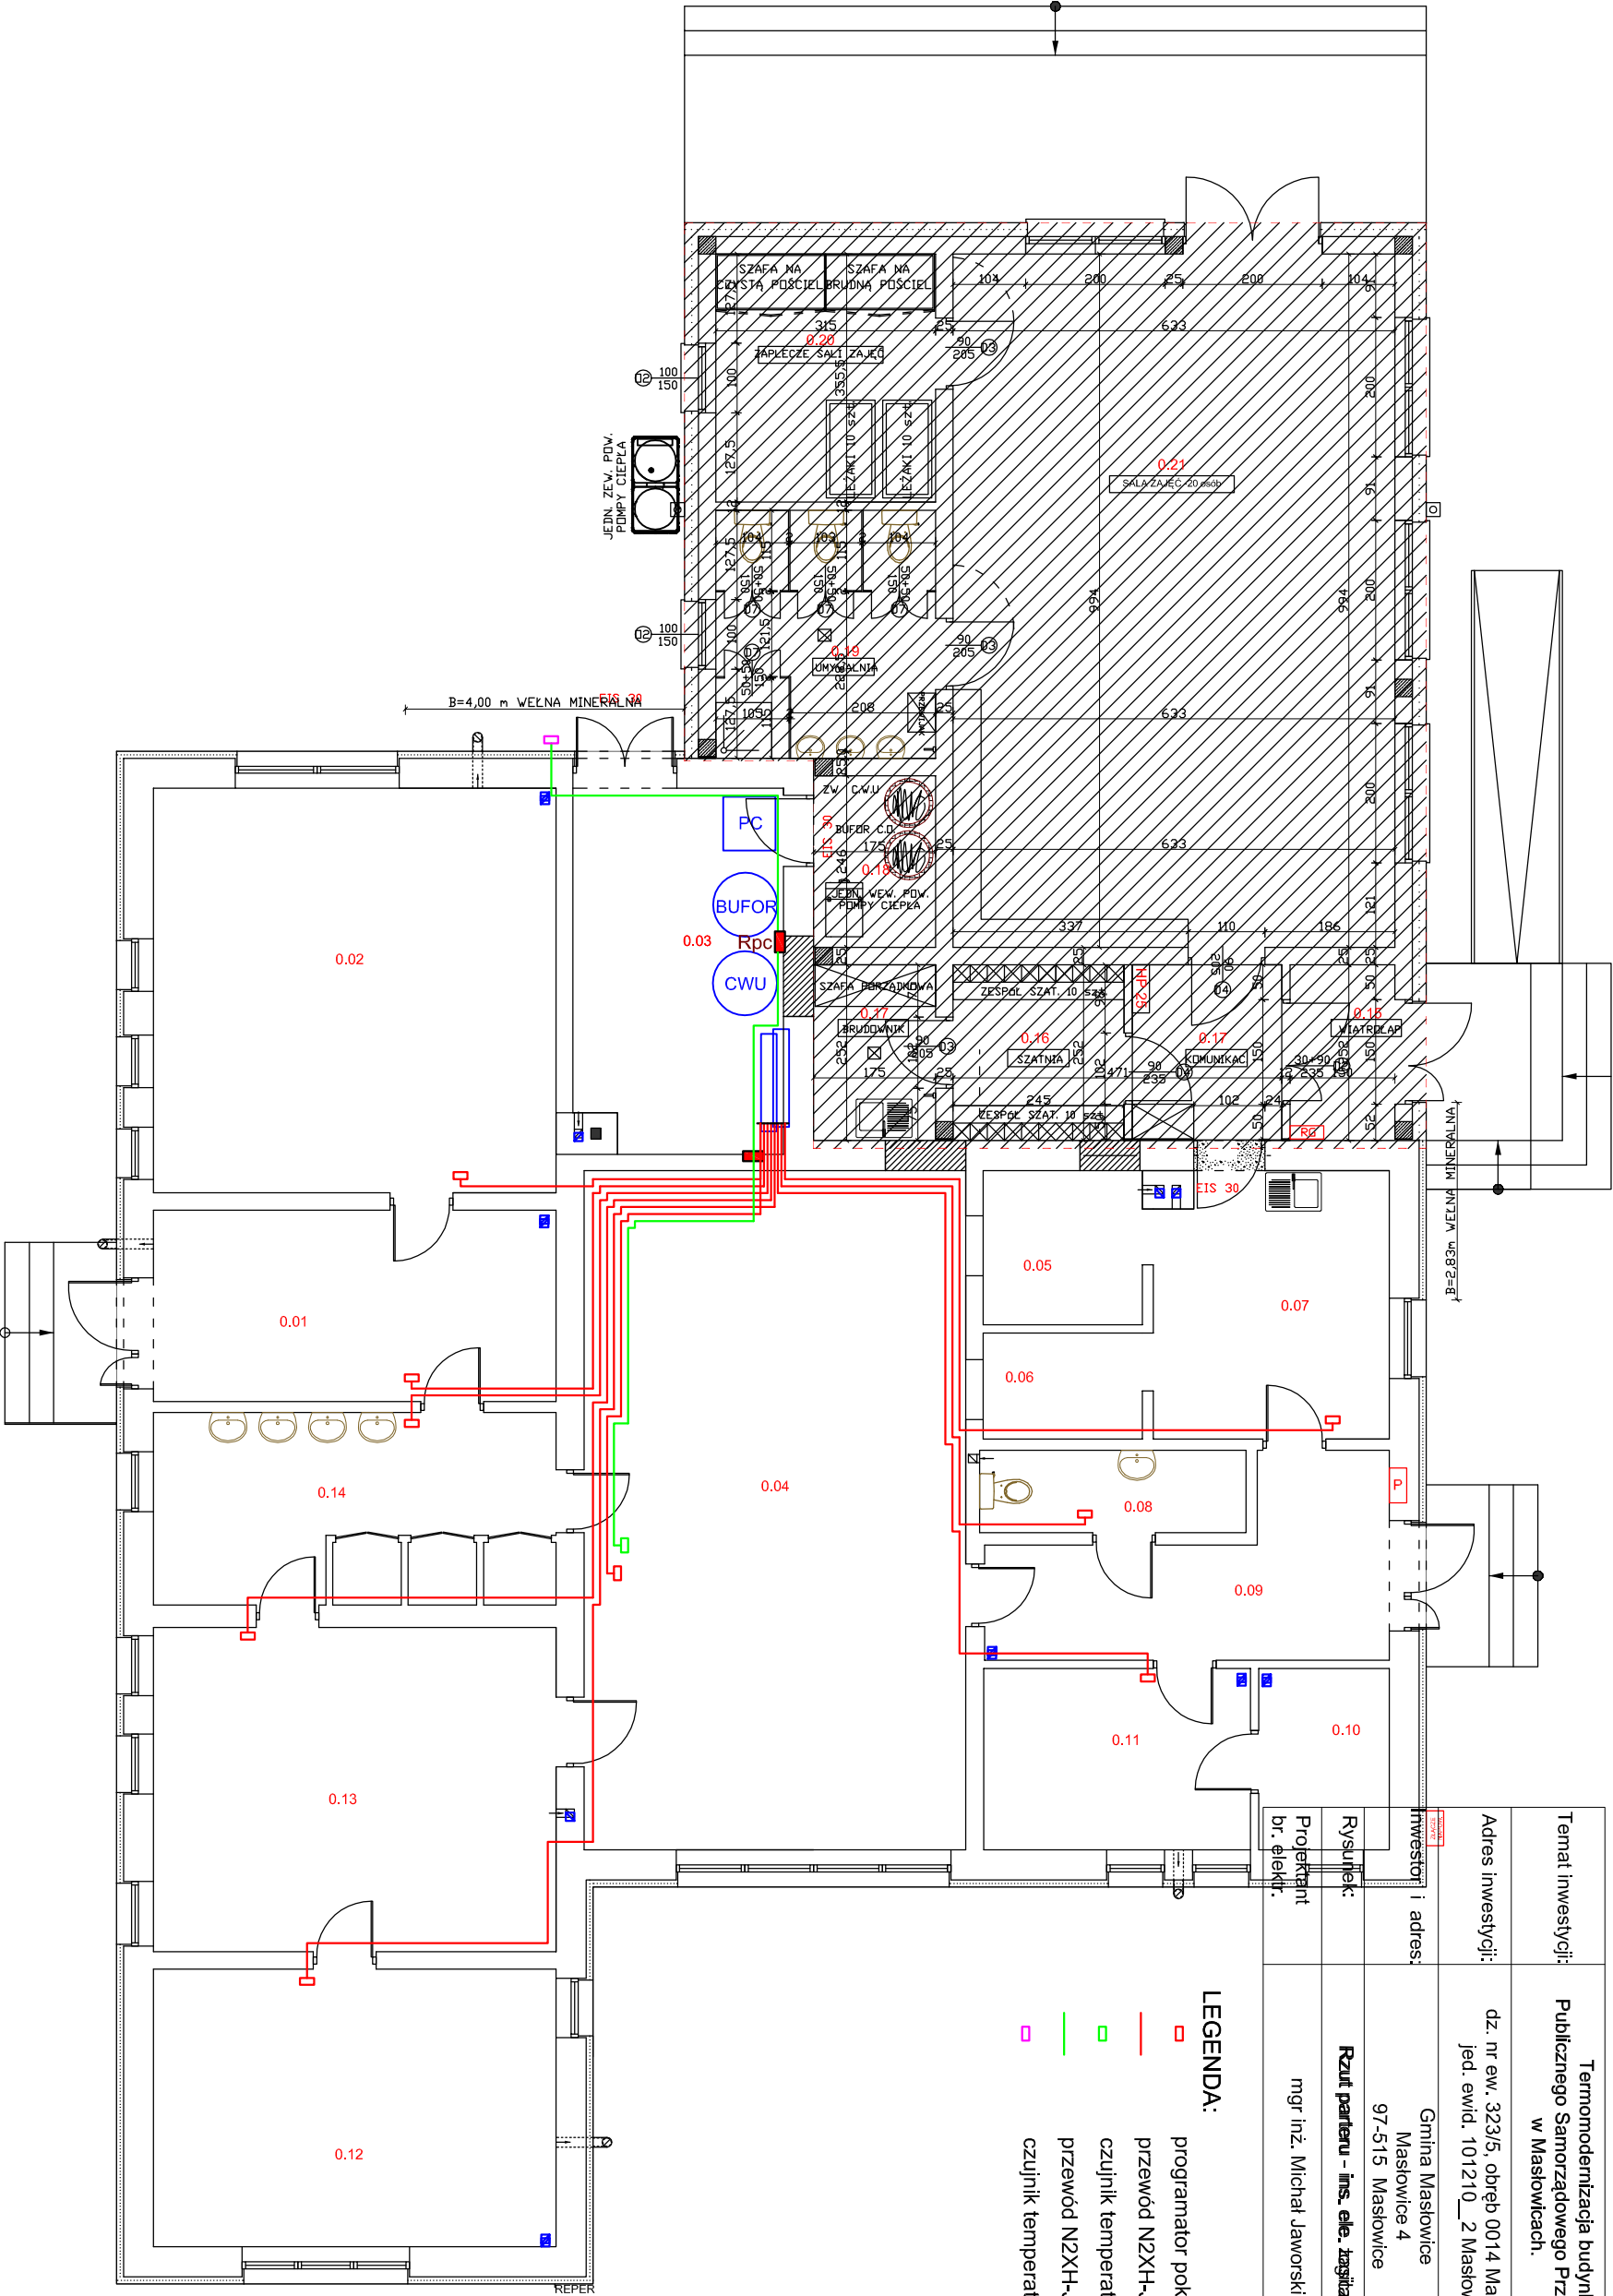

LEGENDA:

- programator pokojowy / temperatury
- przewód N2XH-J B2CA 5x1mm2;
- czujnik temperatury centralny
- przewód N2XH-J B2CA 5x1mm2;
- czujnik temperatury centralny