


Temat inwestycji:	Termomodernizacja budynku Gminnego Ośrodka Pomocy Społecznej			<div><div><div><div></div><div></div><div></div></div><div><div></div><div></div><div></div></div><div><div></div><div></div><div></div></div></div><div><div></div><div></div><div></div></div><div><div></div><div></div><div></div></div></div> <div>TK</div> <div>Biurowo Projektów Budowlanych</div> <div>KONTUR</div>		
Adres inwestycji:	dz. nr ewid. 604/4, obręb 0014 Mastowice, ewid. 101210_2 gm. Mastowice			Nr rys. E-7	Skala: 1:100	Data: II 2025
Inwestor i adres:	Gmina Mastowice Mastowice 4 97-515 Mastowice					
Rysunek:	Rzut piwnicy - Inst. ele. gniazdo <b>stan projektowany.</b>			Branża: E	Etap: PT	Format: 297x420
Projektant br. elektr.	mgr inż. Michał Jaworski			Nr uprawnień: LOD/1692/PWOE/12		Podpis:

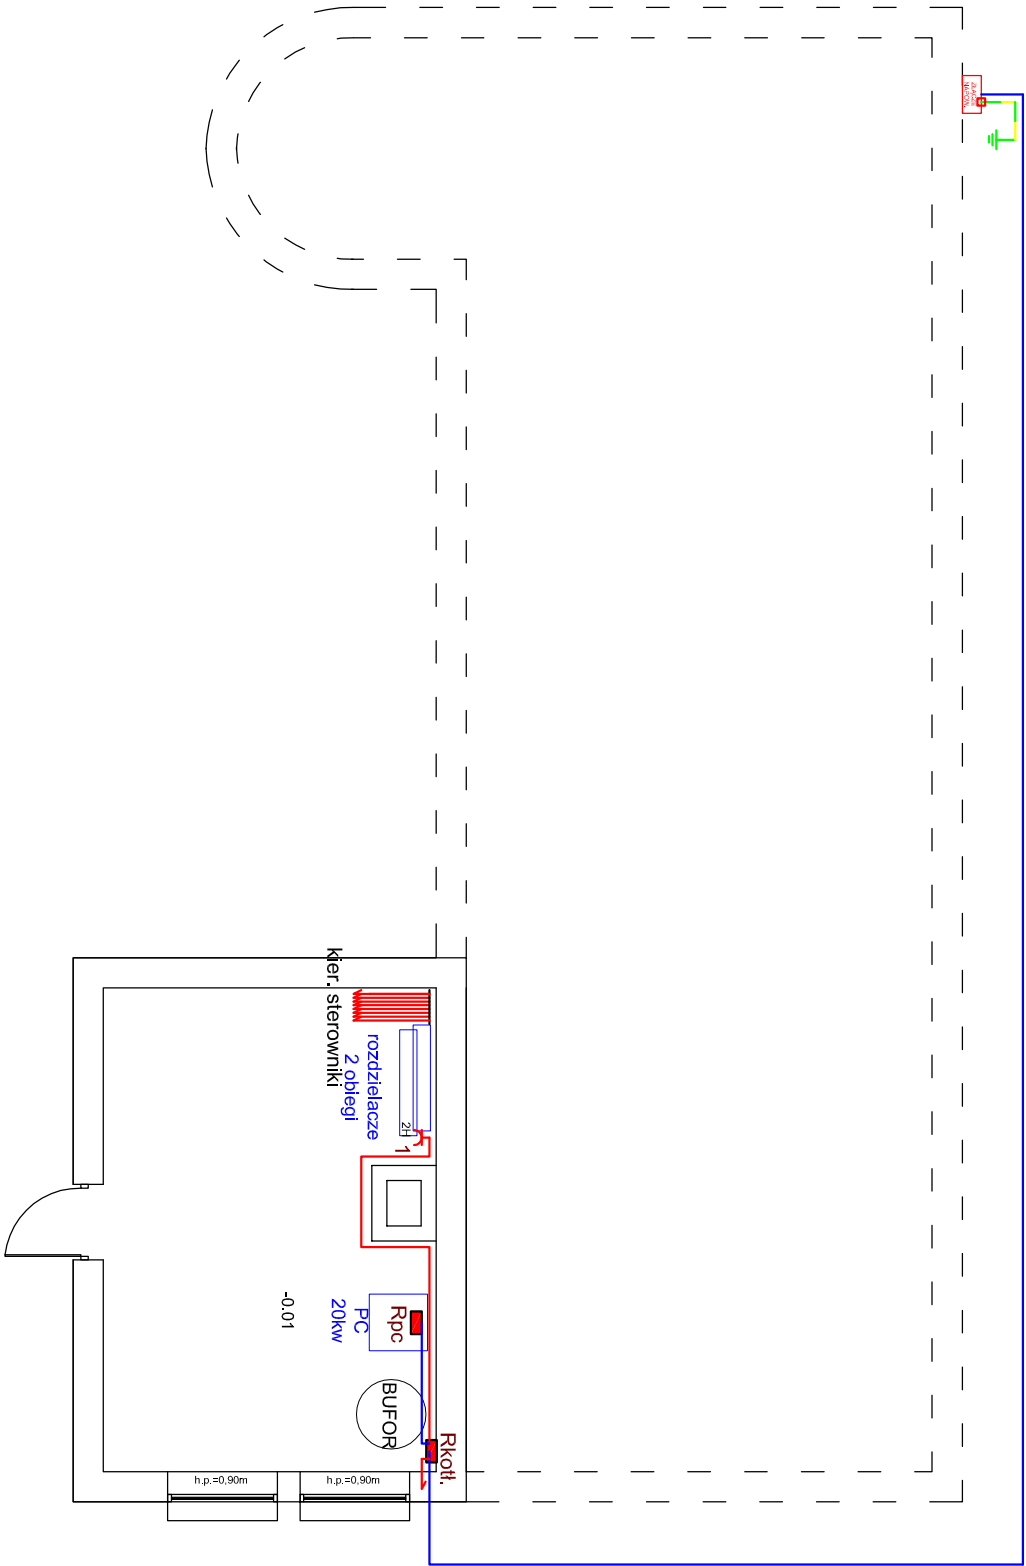

LEGENDA:	gniazdo wtykowe p/ł 230V 16A+N+PE IP 20;
	gniazdo wtykowe podwójne p/ł 230V 16A+N+PE IP 20;
	gniazdo wtykowe hermetyczne 230V 16A+N+PE, IP44;
	gn. wtyk. podwójne hermetyczne 230V 16A+N+PE, IP44;
	wyłącznik 40A z gn. 3x32A+N+PE, IP54 400V, IP44;
	puszka hermetyczna 100x100mm IP44;
	puszka instalacyjna hermetyczna IP44;
	puszka instalacyjna fi 80mm, IP20;
	rura osłonowa DVK od ø50mm - ø 75mm
	tablice rozdzielcze
	wypust przewodu YDY 3x1.5mm2;
	N2XH-J B2CA 3x2.5mm2;
	N2XH-J B2CA 5x4mm2;
	YKY 5x16mm2;
	LgY 1x10mm2;
LEGENDA:	programator pokojowy / temperatury
	przewód N2XH-J B2CA 5x1mm2;
	czujnik temperatury centralny
	przewód N2XH-J B2CA 5x1mm2;
	czujnik temperatury centralny