
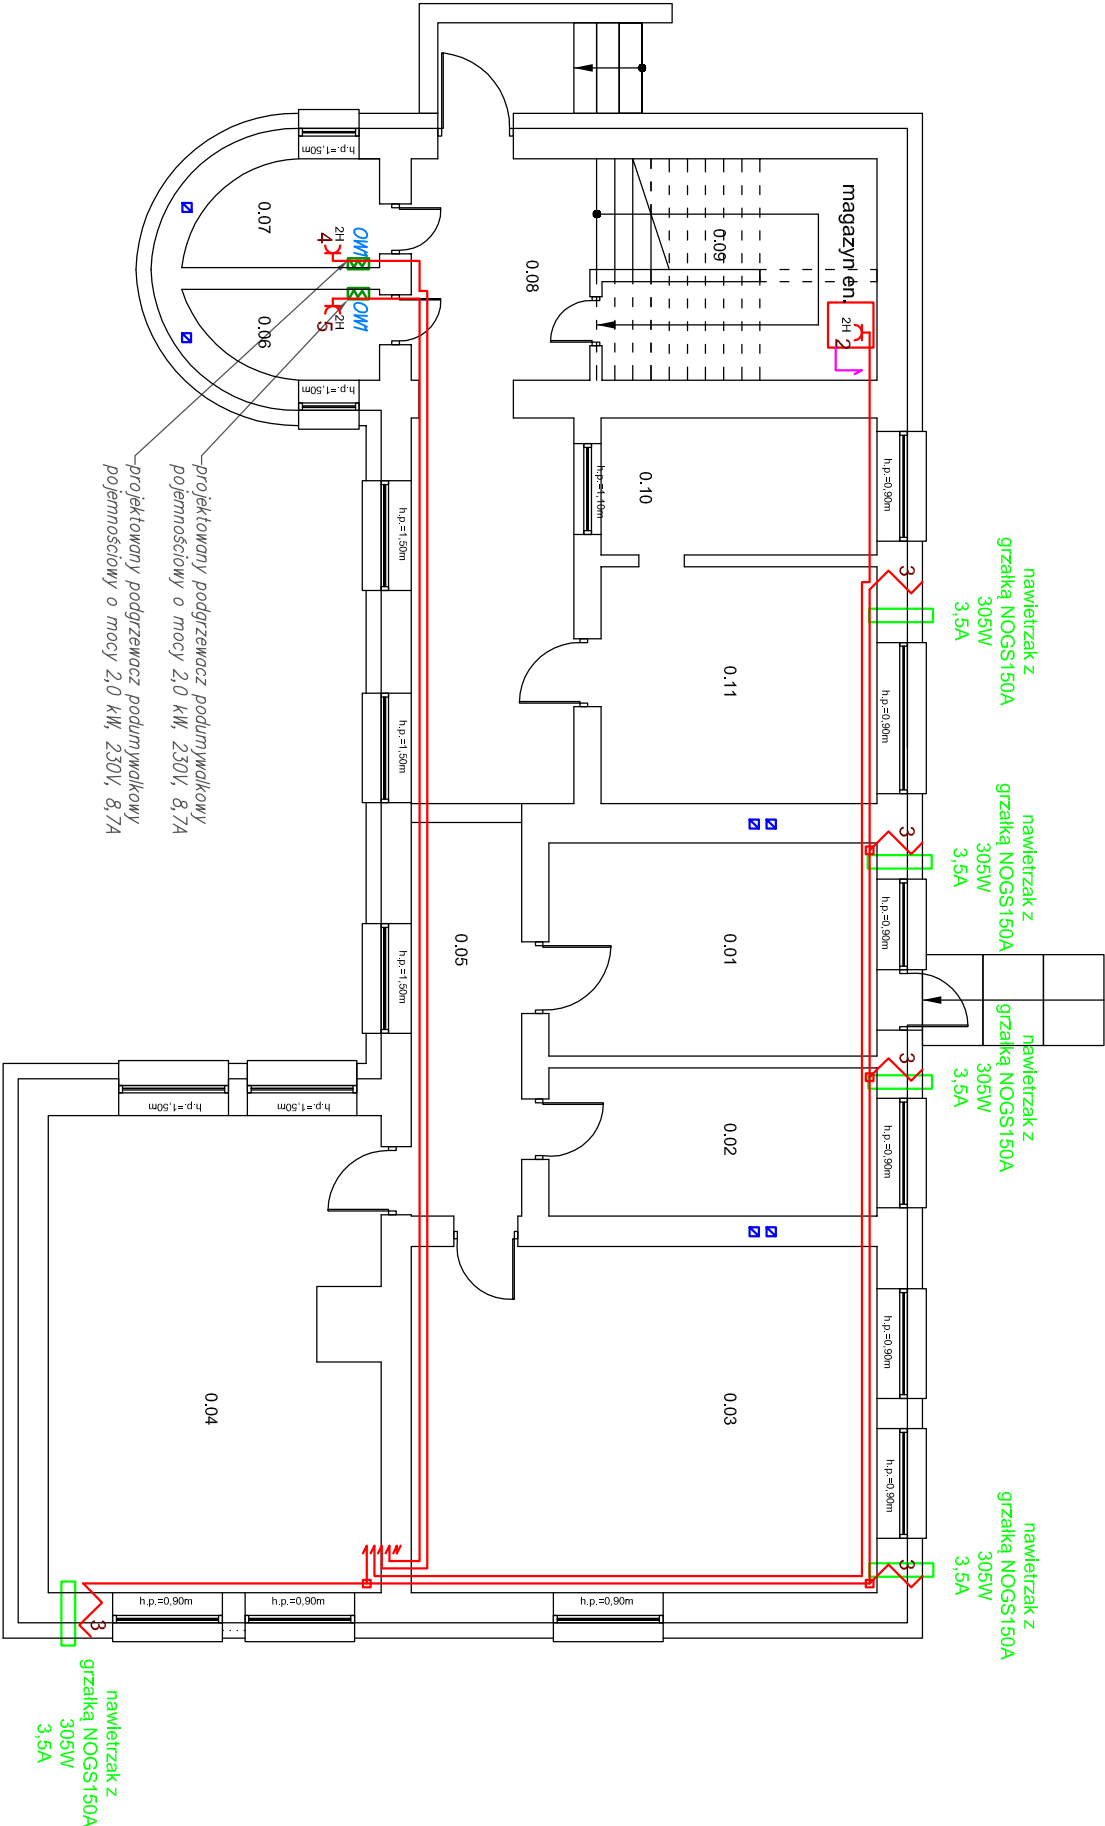


Temat inwestycji:	Termomodernizacja budynku Gminnego Ośrodka Pomocy Społecznej			
Adres inwestycji:	dz. nr ewid. 604/4, obręb 0014 Masłowice, ewid. 101210_2 gm.Masłowice			
Inwestor i adres:	Gmina Masłowice Masłowice 4 97-515 Masłowice			
Rysunek:	Rzut parteru- Inst. ele. gniazda stan projektowany .			
Projektant br. elektr.	mgr inż. Michał Jaworski			
				
Nr uprawnień: LOD/1692/PWOE/12		Branża: E	Etap: PT	Format: 297x420
		Nr rys. E-8	Skala: 1:100	Data: II 2025
		Podpis:		



LEGENDA:

- gniazdo wtykowe p/t 230V 16A+N+PE IP 20;
- gniazdo wtykowe podwójne p/t 230V 16A+N+PE IP 20;
- gniazdo wtykowe hermetyczne 230V 16A+N+PE, IP44;
- gn. wtyk. podwójne hermetyczne 230V 16A+N+PE, IP44;
- wyłącznik 40A z gn. 3x32A+N+PE, IP54 400V, IP44;
- puszka hermetyczna 100x100mm IP44;
- puszka instalacyjna hermetyczna IP44;
- puszka instalacyjna fi 80mm, IP20;
- rura osłonowa DVK od ø50mm - ø 75mm
- tablice rozdzielcze
- wypust przewodu YDY 3x1.5mm2;
- N2XH-J B2CA 3x2.5mm2;
- N2XH-J B2CA 5x4mm2;
- YKY 5x16mm2;
- LgY 1x10mm2;